




Kellergeschoss 1
M= 1:100

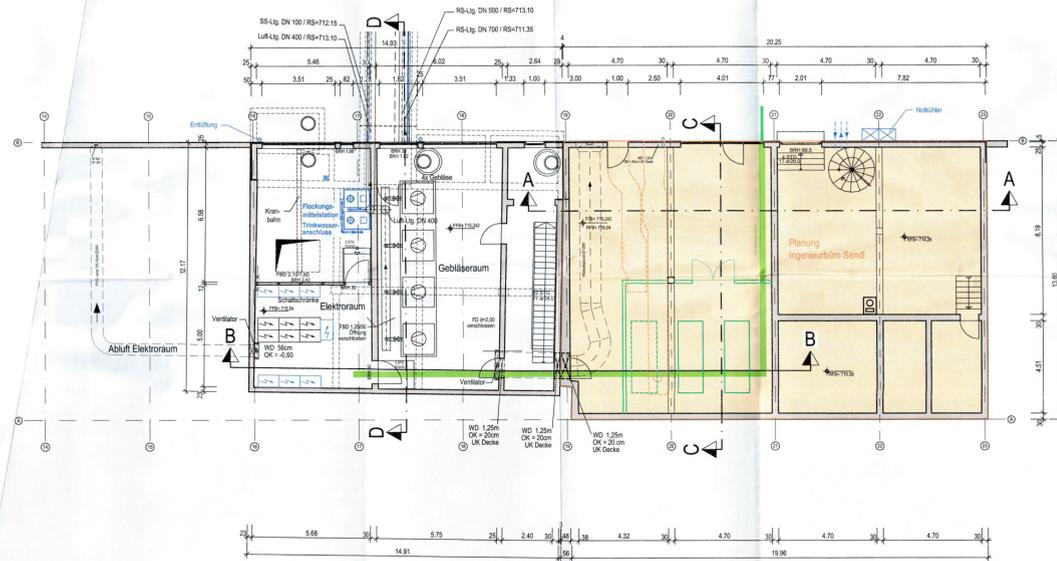


Kellergeschoss 2
M= 1:50

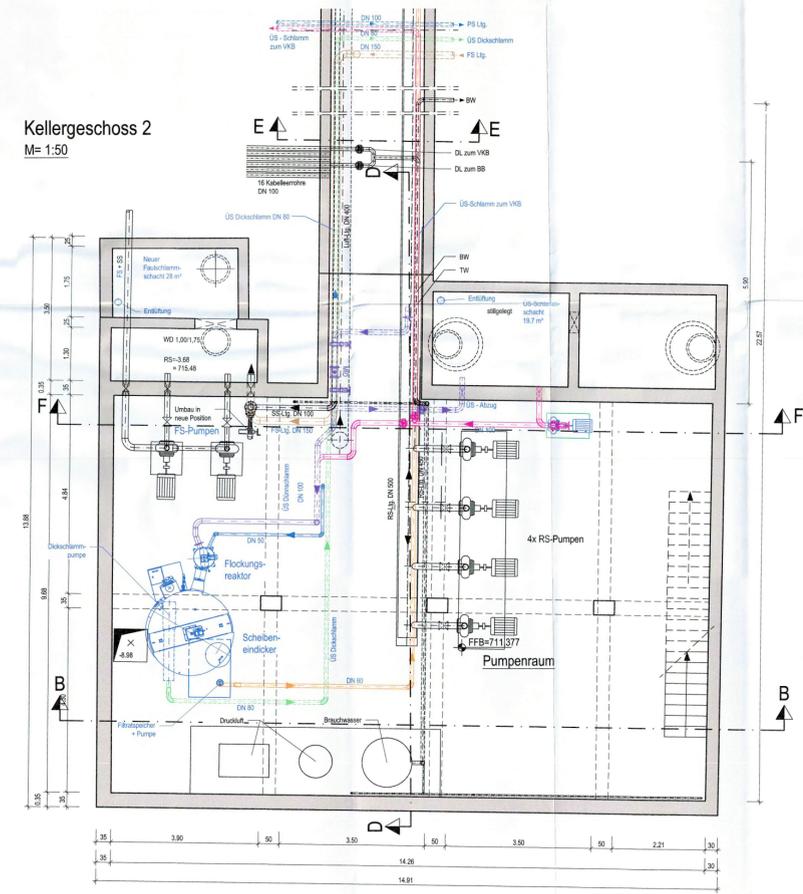


Schnitt D-D
M= 1:50

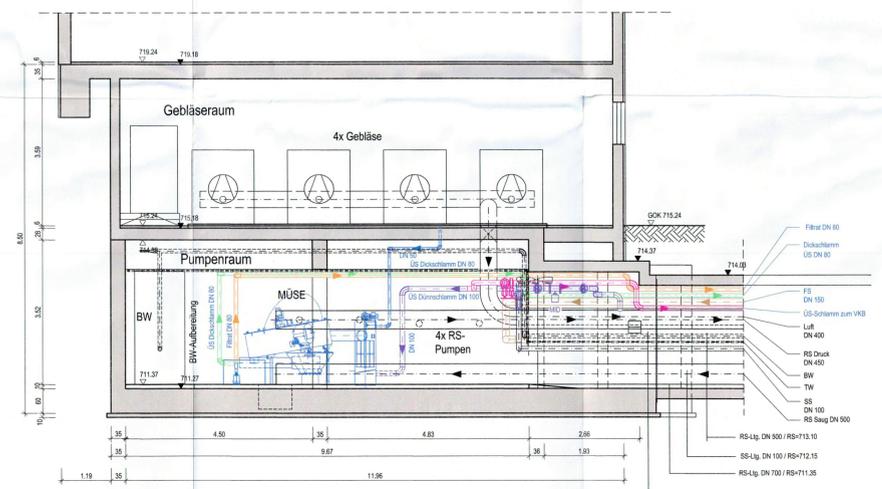


Schnitt B-B
M= 1:100

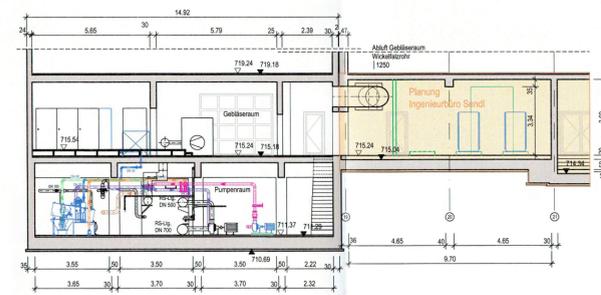


Schnitt C-C
M= 1:100

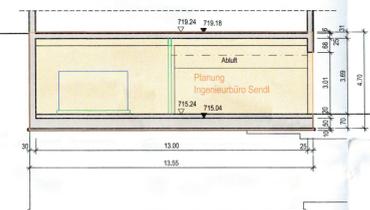

Schnitt E-E
M= 1:50

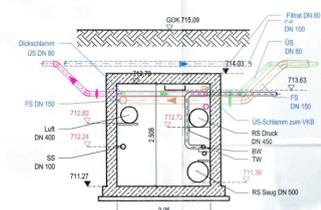

Schnitt F-F
M= 1:50

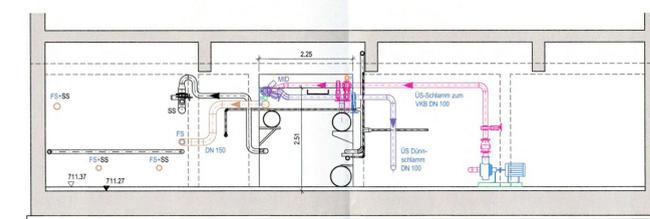

Legende

- Filtrat
- Dickschlamm
- Dunnschlamm
- ÜS-Schlamm zu VKB
- Faulschlamm
- MT
- Bau
- Bestand
- Planung Ingenieurbüro Sendl
- ET - Planung

Genehmigt mit Beschluss vom 14. Sep. 2015
LANGFATSAW OSTALLGÄU

Hinweis zum Brandschutz:
Nur gültig in Verbindung mit
Prüfbescheinigung Brandschutz eines
Bauamtsprüfungsamtes

Nr. Änderung	Zeichnungs-Nr.	10107.14.3.B4
Format: 1200/900		
Maßstab: 1:100		
Bauherr: Stadt Marktoberdorf	Dr. Wolfgang Heil Erster Bürgermeister	Datum: 20.05.2015
Projekt: Neubau Schlammfäulung mit Gasverwertung	Beauftragter: Re	
Plan: Entwurfsplanung - Umbau Maschinen- gebäude Grundriss u. Schnitte	Zeichner: BB	Geprüft: <i>Köhl</i>

Ingenieurgesellschaft für Abwassertechnik mbH
Ziegelstraße 2
83629 Weyarn
Telefon: 08020 / 8054-10
Telefax: 08020 / 8054-30

Index:	Art der Änderung:	Datum:	gezeichnet:
Projekt:		Vorhabensträger:	
Wasserrechtsantrag Kläranlage Marktoberdorf		Stadt Marktoberdorf	
Stadt Marktoberdorf Landkreis Ostallgäu		GENEHMIGUNGSPLANUNG	
Planinhalt:	Projekt Nr.:	1142.066	
Bauwerksplan Schlammfäulung mit Überschlammendicker	Datum:	28.03.2025	
Plan-Nr./Index:	Maßstab:	Aufgestellt:	
GP SP01	1:100	R. Hojenski	
Plangrundlagen:	Lagesystem:	gezeichnet:	
Geobasisdaten: Bayerische Vermessungsverwaltung	UTM 32	J. Steininger	
Bauwerksplan: Firma Dr. -Ing. Steinle mit Stand 20.05.2015	Höhensystem: m.ü.NHN (DHHN 2016)	geprüft: A. Vogl	
Entwurfsverfasser:	WipflerPLAN Planungsgesellschaft mbH Hohenwarter Straße 124 85276 Pfaffenhofen / Ilm Tel.: 08441 5046-0 www.wipflerplan.de info@wipflerplan.de		
Architekten Bauingenieure Vermessungsingenieure Erschließungsträger		Stadt Marktoberdorf Richard-Wengenmeier-Platz 1 87616 Marktoberdorf Tel.: 08342 4008-0 Fax: 08342 4008-65 www.marktoberdorf.de info@marktoberdorf.de	

Anlage: 6.8